

OBEC HRADEC

Hradec 54
584 01 Ledeč nad Sázavou
IČ: 00267503





Vlastník:
Souhlasím s technickým řešením stavby
Dne: 30.1.2022 Podpis: *Alba*

k.ú. Hradec u Ledče nad Sázavou
Obec: Hradec
Okres: Havlíčkův Brod

54/9

Nový pilíř
SS200

Kabelové vedení nn
Délka trasy 8m.
Trasa uzemnění 20m.

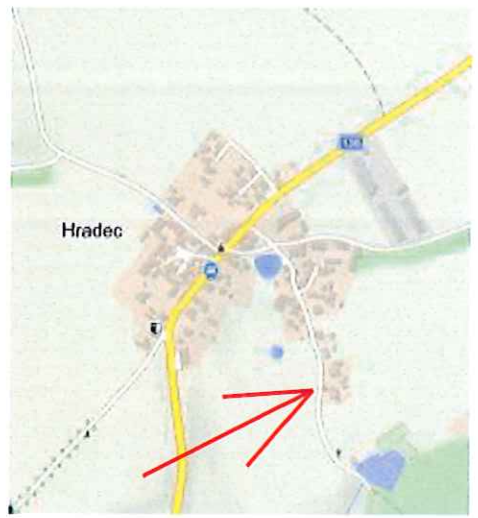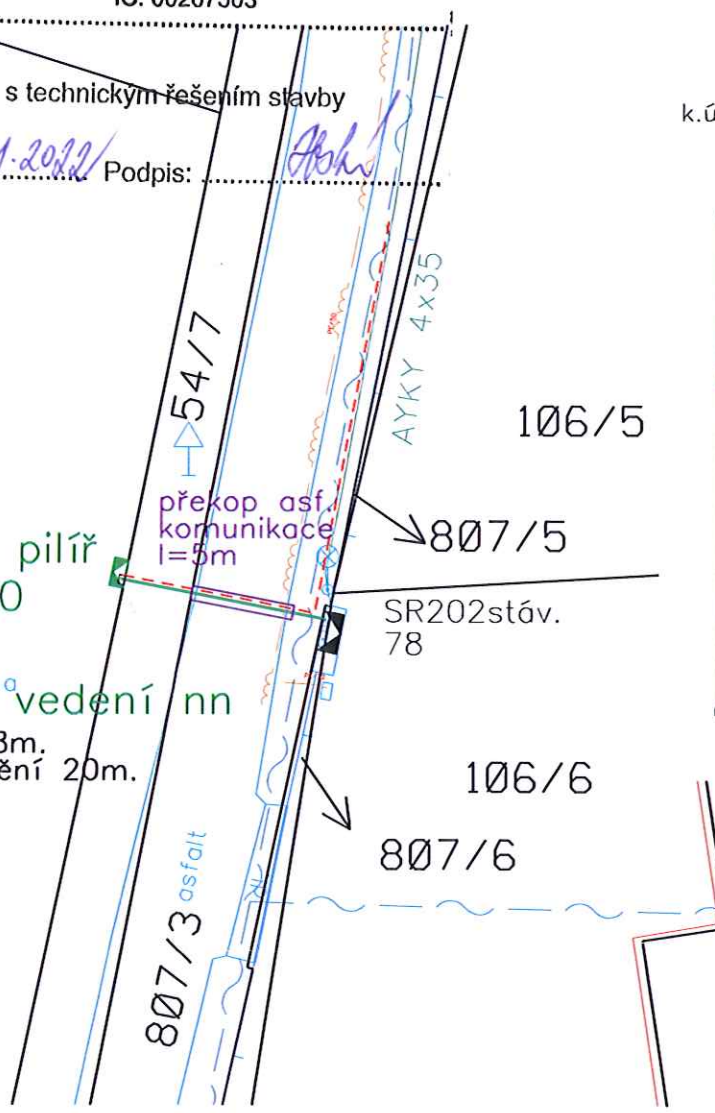

78
193
PEN PROJEKTY
ENERGETIKY, s.r.o.
Arnošta z Pardubic 2835, 530 02 Pardubice
IČ: 269 11 701. DIČ: CZ26011701
- 2 -

Ze stávajícího pilíře SR202/78 (bude vybudováno nové kabelové vedení nn, které bude ukončené v novém pojistkovém pilíři SS200 umístěném na pozemku parc.č.54/9.

LEGENDA

- Nový pojistkový pilíř
- nové kabelové vedení nn
- - - nové uzemnění
- stávající kabelové vedení nn
- - - kabel CETIN
- - - plynovod
- - - ploty
- budovy
- ostatní polohopis
- hranice pozemku dle KN

Projektant upozorňuje, že PD byla zpracována v souladu s platnými metodikami ČEZU a normami ČSN.
Dále upozorňuje, že dle Nařízení vlády č. 591/2006 Sb. nesmí osoby vstupovat do výkopu o šíři menší než 0,8m
PODZEMNÍ ZAŘÍZENÍ JSOU ZAKRESLENA ORIENTAČNĚ PŘED ZAPOČETÍM VÝKOPOVÝCH PRACÍ JE NUTNÉ POŽÁDAT PROVOZOVATELE O PŘESNÉ VYTÝČENÍ PODZEMNÍCH ZAŘÍZENÍ
NAPĚŤOVÁ SOUSTAVA: TN-C, 400/230V, 50Hz stř.
OCHRANA PŘED ÚRAZEM EL.PROUDEM: dle PNE 33 0000-1 ed.6
živých částí: izolací čl. 3.2.2.4
kryty nebo přepážkami čl. 3.2.2.3
polohou čl. 3.2.2.1
neživých částí: ochrana automatickým odpojením od zdroje dle čl. 3.3.2.5
VNĚJŠÍ VLIVY: dle PNE 33 0000-2 ed.5

Projektoval: L. Bělohávek	Schválil: Pavel Pilař <i>Pilař</i>	PEN - PROJEKTY ENERGETIKY, S.R.O. Arnošta z Pardubic 2835; Pardubice email: belohlavek@propen.cz TEL: 733 712 059; IČO: 269 11 701	Elektro comp spol. s r.o. Maloskalická 68 552 03 Česká Skalice
ČEZ DISTRIBUCE, a.s.	Číslo stavby: IV-12-2023758	Datum: 12/2021	Stupeň dok.: DŮR
Hradec, par.54/9, knn		Měřítko: 1:250	Č. archivní: 60121
Obsah výkresu: CELKOVÁ SITUACE		Č. výkresu: 01	